


IMPLANTACION
ESCALA 1:75

RIO
CHIMBO

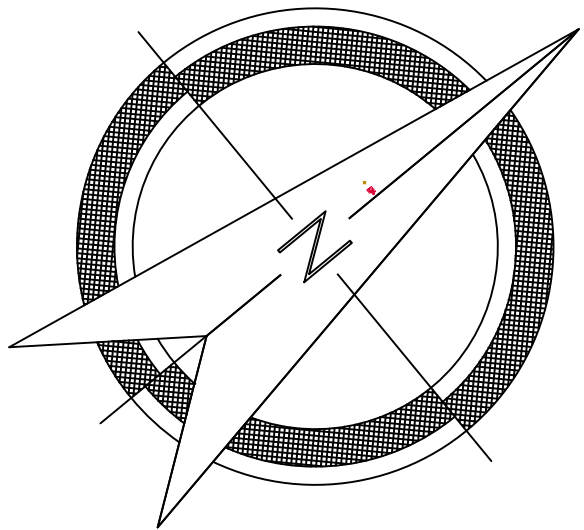

SIMBOLOGIA	
	PTO ALUMBRADO 120V-100W
	LUMINARIA SELLADA 2x9W T8
	TABLERO CONTROL DE LUCES
A-03	NOMBRE CIRCUITO

CONTRATO:
No. S-CON-103-2022-X-0

PROYECTO:
ESTUDIOS Y DISEÑOS DEFINITIVOS
PARA LA CONSTRUCCIÓN DE UN
PUENTE PEATONAL SOBRE EL RÍO
CHIMBO, EN LOS SECTORES CONE -
CHOBO, DE LOS CANTONES
YAGUACHI Y MILAGRO DE LA
PROVINCIA DEL GUAYAS

UBICACIÓN:

UBICACIÓN TOPOGRÁFICA GEOREFERENCIADA
DATUM WGS - 84 (UTM)

PREPARADO PARA:

GOBIERNO PROVINCIAL DEL
GUAYAS

PREPARADO POR:

ING. HUMBERTO PENDOLA P.

ELABORADO:

ING. DAVID POZO MEDINA
TÉCNICO ELÉCTRICO

REVISADO:

ING. HUMBERTO PENDOLA PENDOLA
DIRECTOR DEL PROYECTO

APROBADO:

ING. MELANIE ÁLVAREZ ALVARADO
ADMINISTRADORA DEL CONTRATO

CONTIENE:

ALUMBRADO - DIAGRAMA UNIFILIAR
SIMBOLOGIA - DETALLES

DIBUJO:

DPM

ACOTACIÓN:

METROS

FECHA:

FEBRERO/2023

ESCALA:

INDICADAS

FORMATO:

MTOP

LAMINA:

1/1

DETALLE TRANSFORMADOR Y TLC
ESCALA 1:50

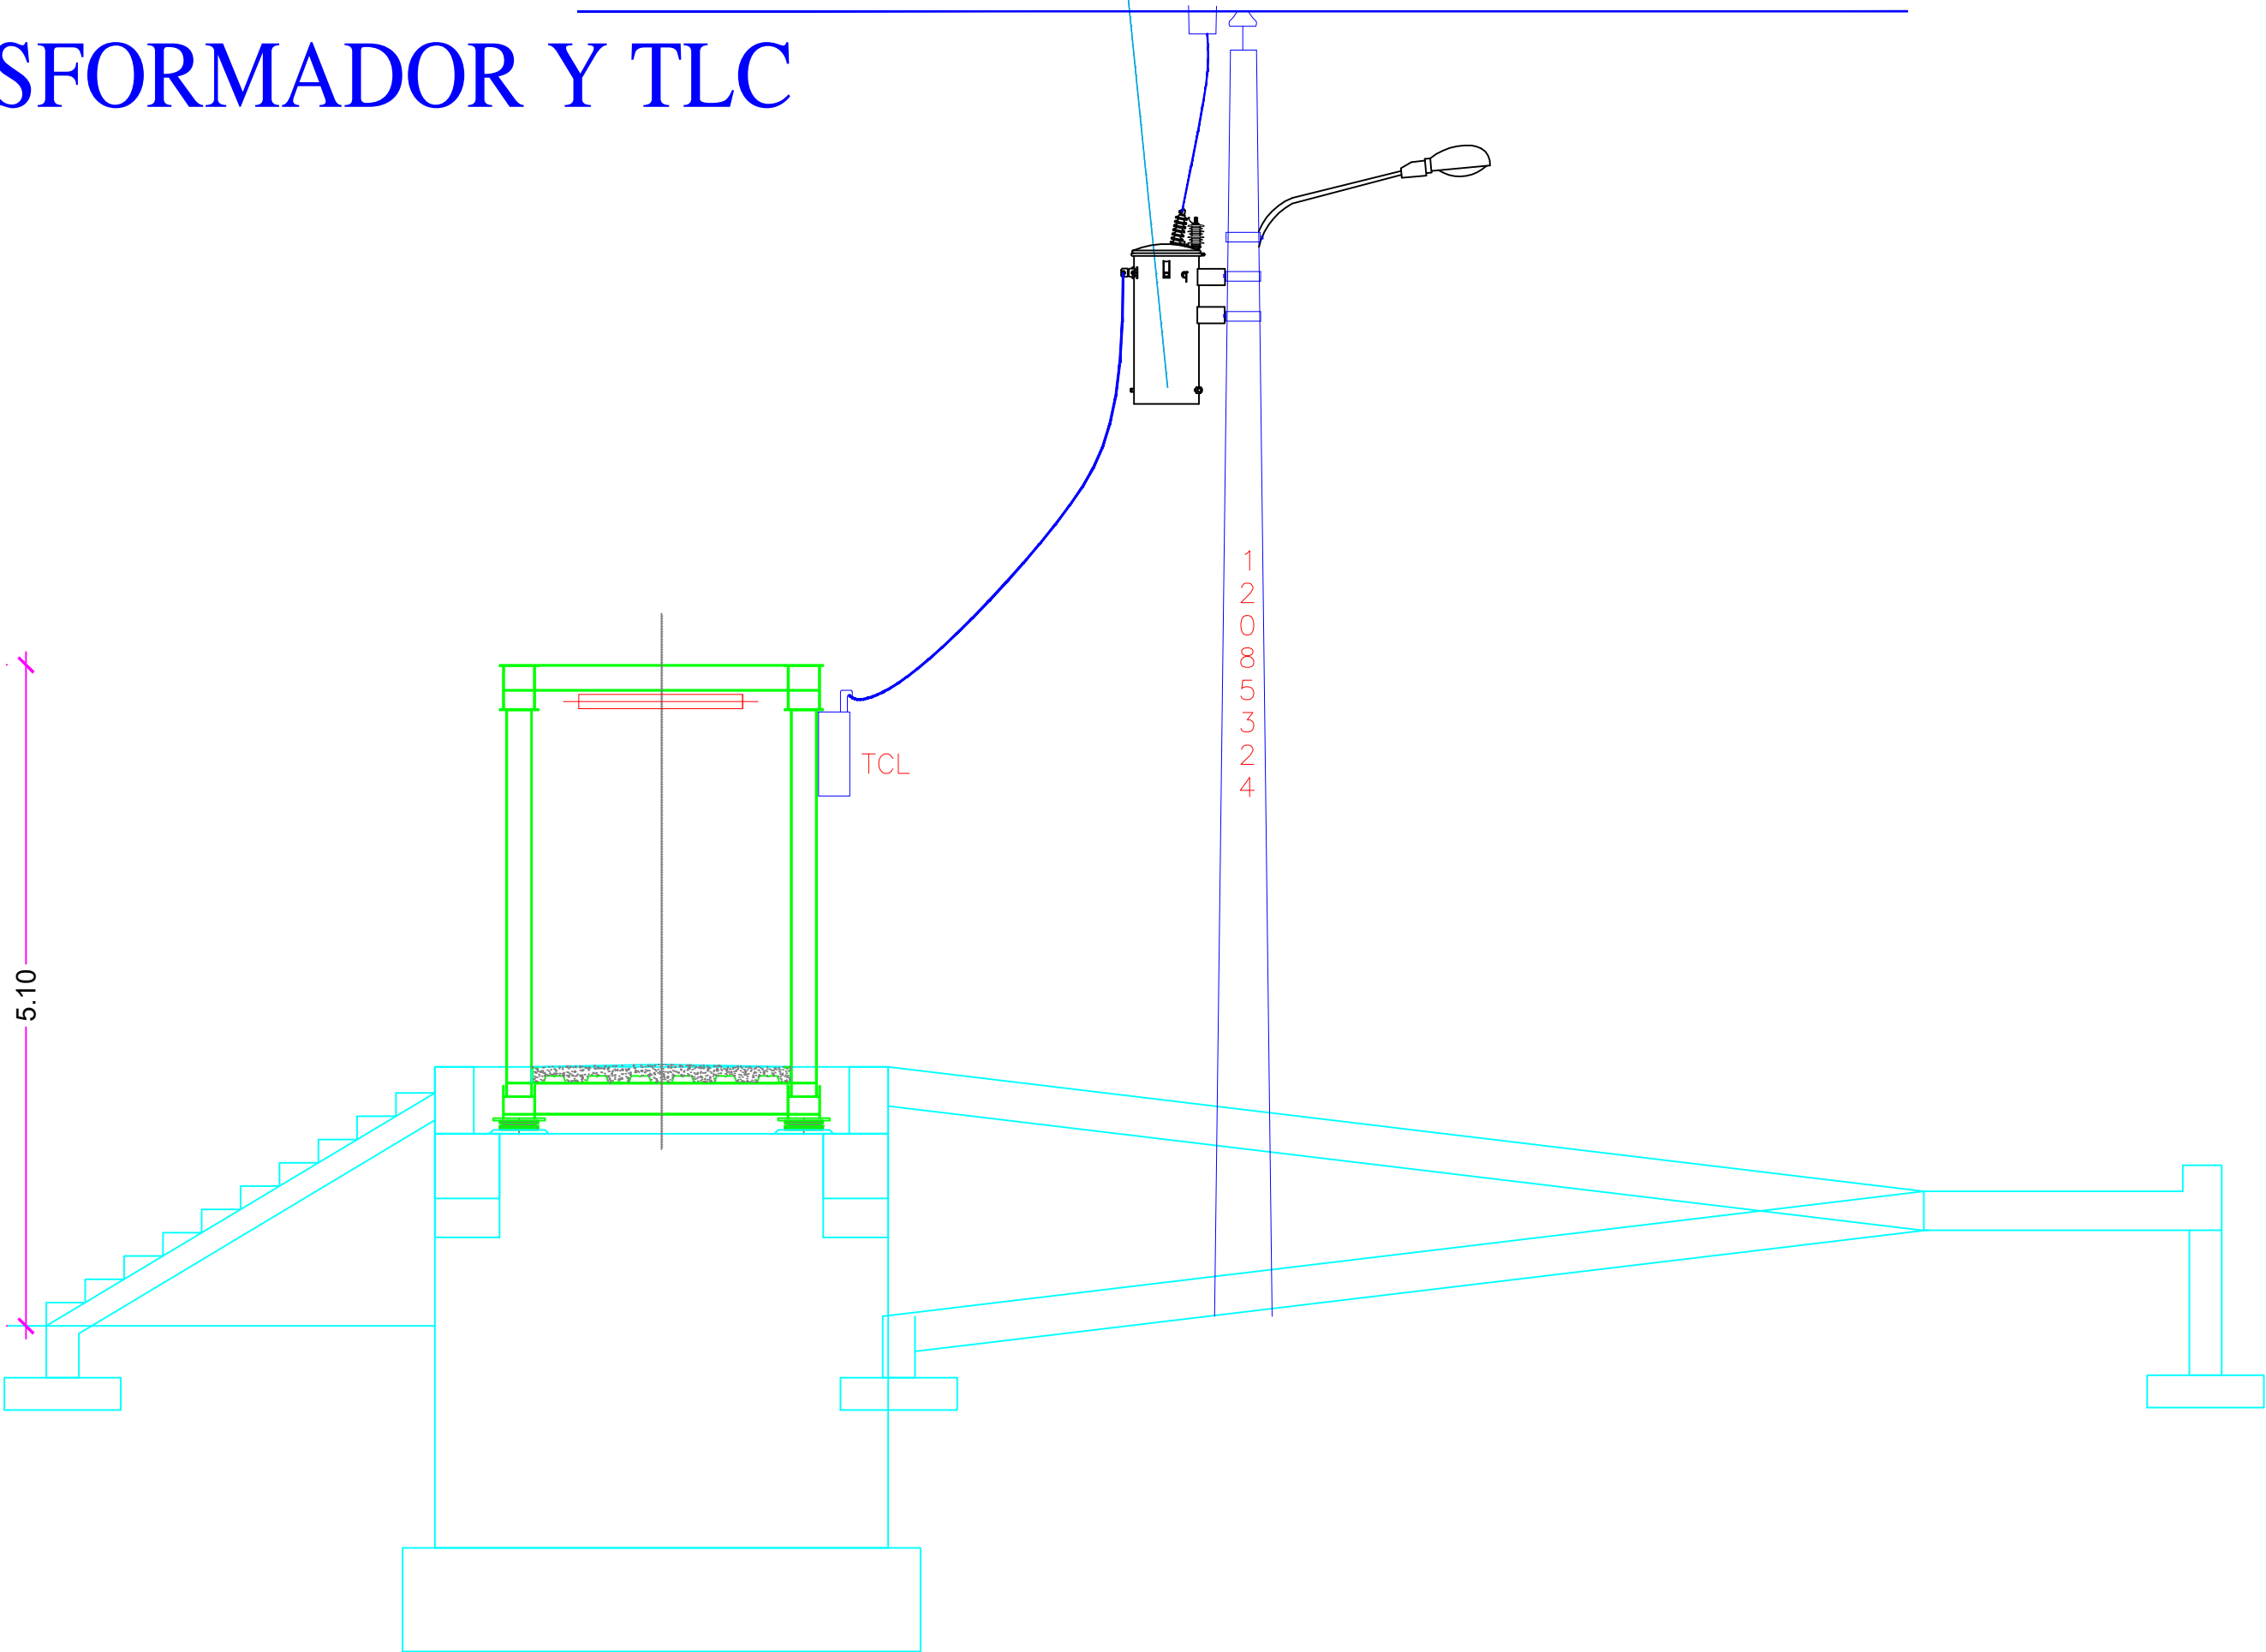


DIAGRAMA UNIFILAR
SIN ESCALA

